



Mascherament impianti tipo Orsogril

Scale 1 : 20

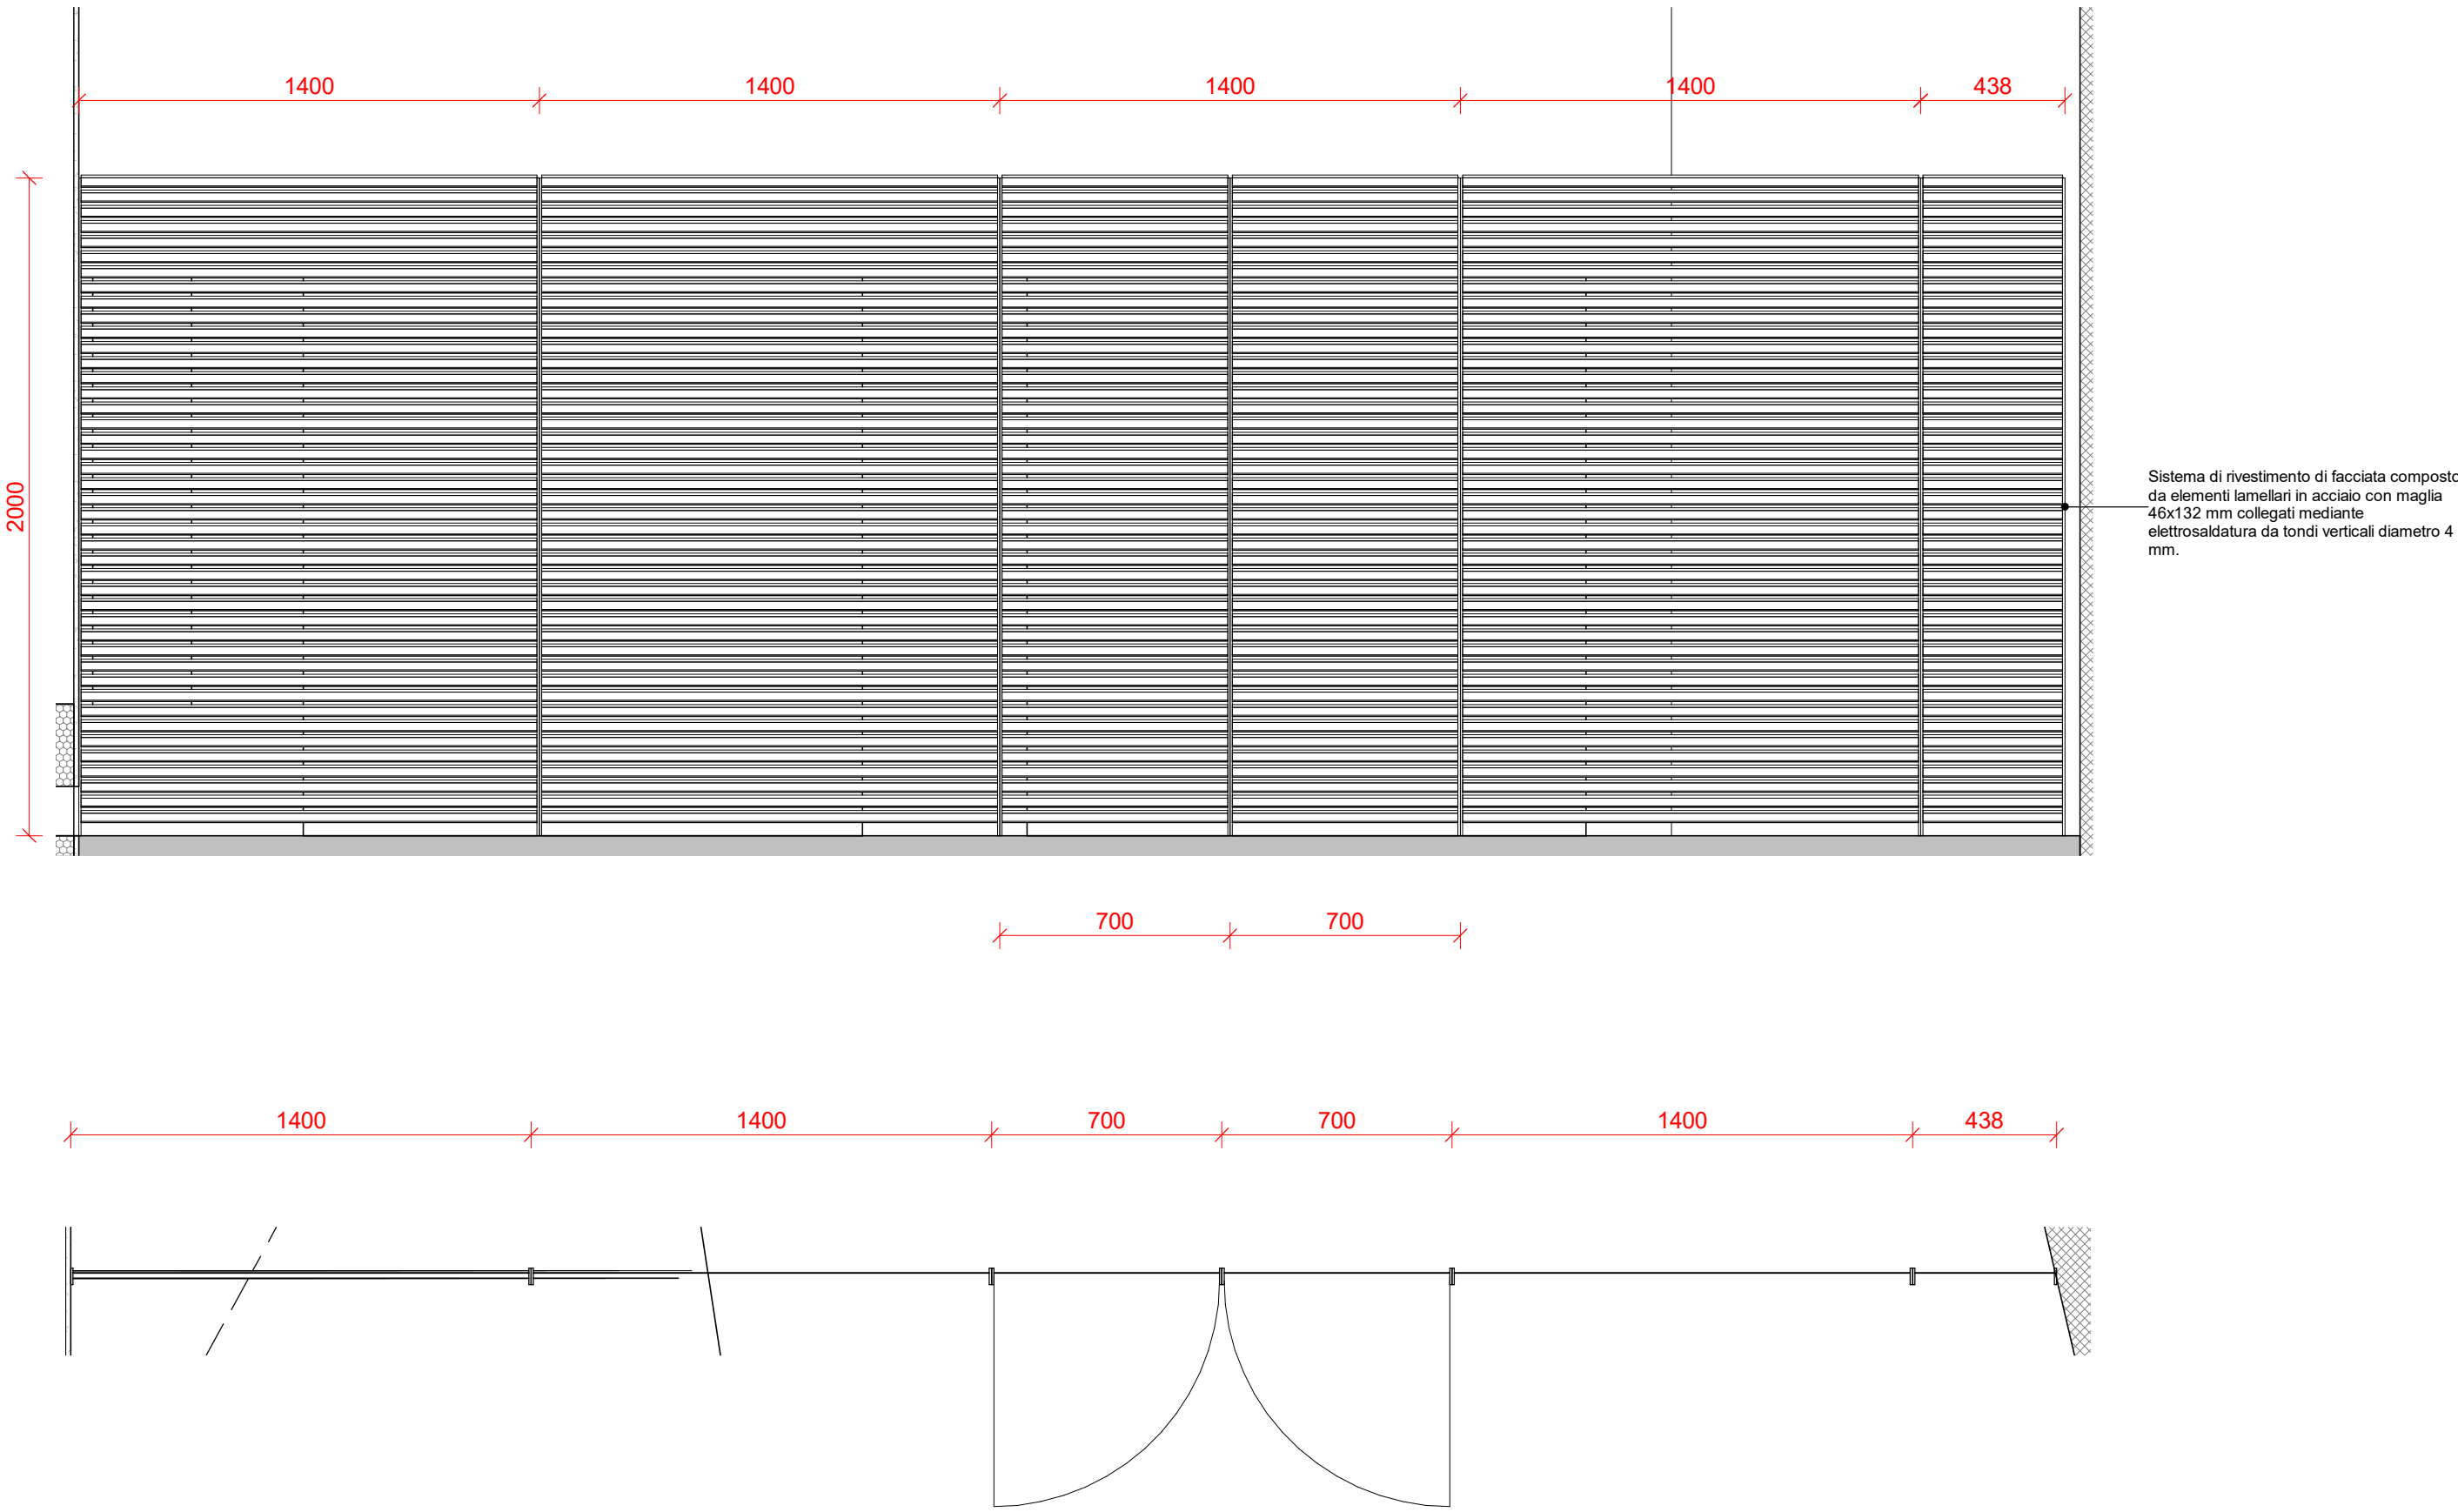

Cancello ingresso asilo

Scale 1 : 20

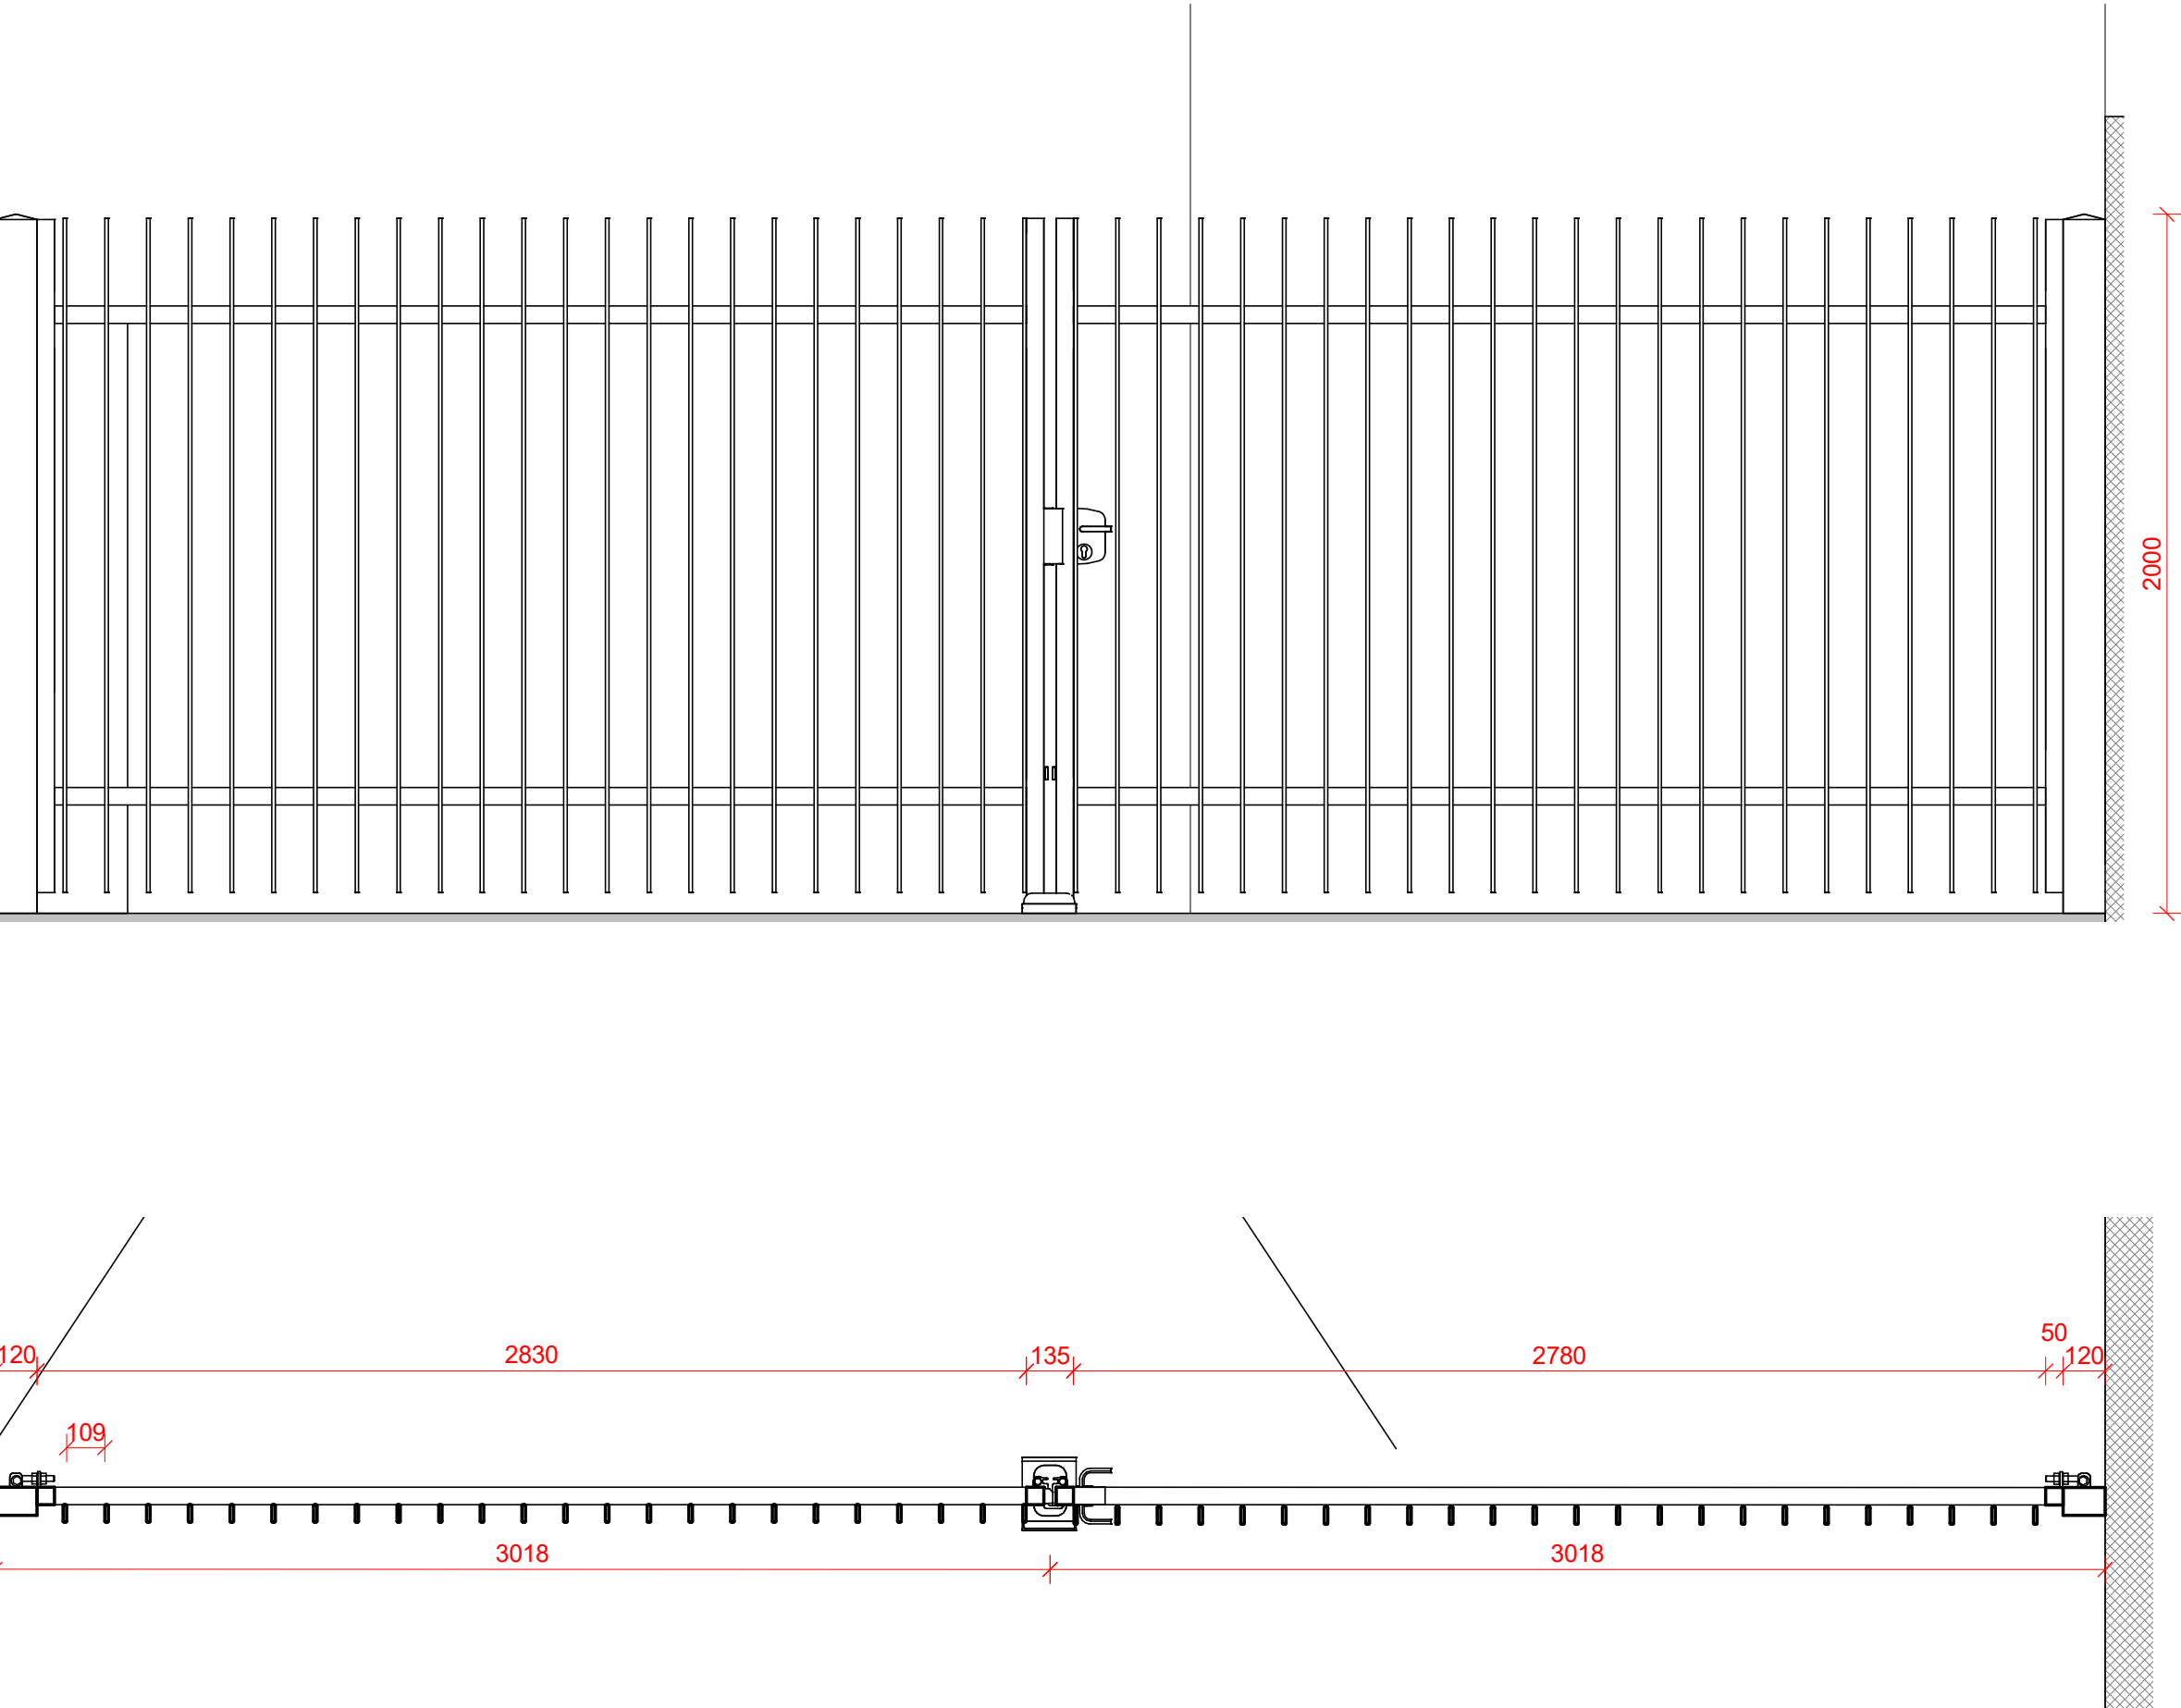

RIQUALIFICAZIONE COMPENSORIO EX POLSTRADA A ROIANO

STAZIONE APPALTANTE	COMUNE DI TRIESTE Piazza dell'Unità d'Italia, 4 34121 Trieste 0406751
	AREA LAVORI PUBBLICI SERVIZI EDILIZIA SCOLASTICA E SPORTIVA
	CIG: 7592120F9B CUP:F99J13000580007

RAGGRUPPAMENTO TEMPORANEO DI PROFESSIONISTI	
CAPOGRUPPO PROGETTAZIONE STRUTTURE, ARCHITETTURA, IMPIANTI, ANTINCENDIO, CORDINAMENTO SICUREZZA	F&M F&M ingegneria DIVISIONE IMPIANTI F&M Ingegneria Spa Via Belvedere 8/10 30035 - Milano (VE)
GEOLOGIA, ACUSTICA, ENERGETICA	EUTECNE s.r.l. architettura ingegneria
RAPPORTO CON GLI ENTI	ING. DENIS ZADNIK
ESPERTO PAESAGGIO	ERIKA SKABAR landscape planning and design
ESPERTO CAM	ARCH. COCCO CARLOTTA
ESPERTO FORESTALE	DOTT. SIARDI ENRICO

PROGETTO
PROGETTO ASILO NIDO, AUTORIMESSA SEMINTERRATA, AREA VERDE E BOSCO URBANO ALL'INTERNO DEL COMPENSORIO EX POLSTRADA A ROIANO

DISCIPLINA
ARCHITETTURA

EMISSIONE
PROGETTO ESECUTIVO/ lotto A

TITOLO
Asilo - Cancello e mascheramento impianti

REV.	DATA	OGGETTO	DIS.	APPR.

ELABORATO N. Ae_A018_0			
DATA: 03/03/2020	SCALA: 1 : 20	FILE: 1247_Ae_A018_0	J.N. 1247 /03/03/2020
PROGETTO F&M	DISEGNO DZ	VERIFICA TT	APPROVAZIONE TT